


Envoyé en préfecture le 18/01/2018
 Reçu en préfecture le 18/01/2018
 Affiché le **SLO**
 ID : 039-283900017-20180108-B2018_2-DE

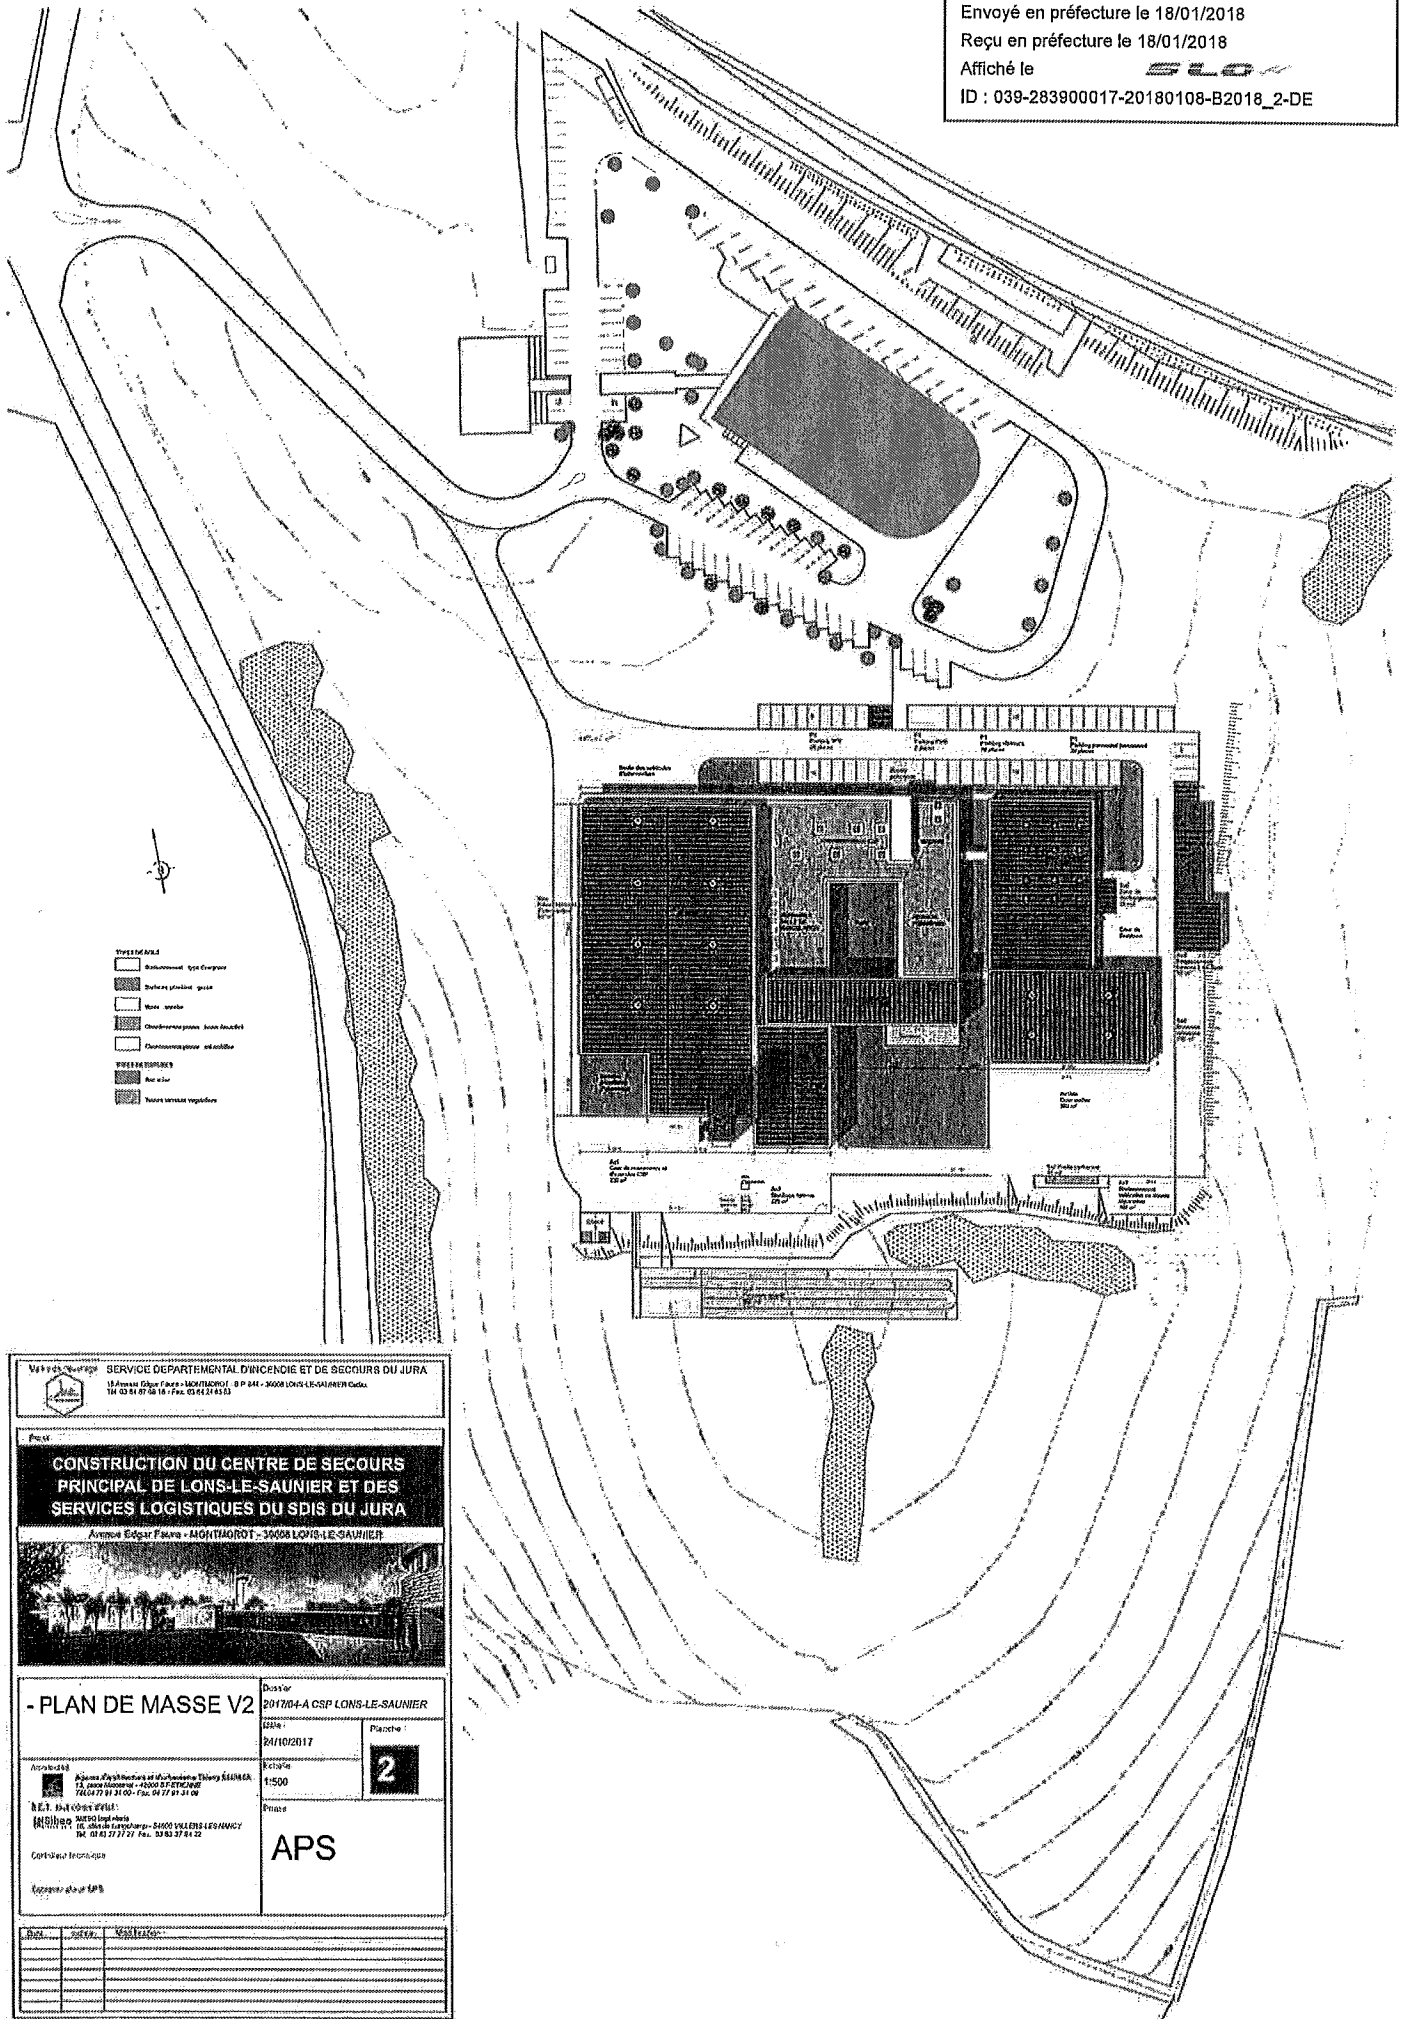

- SYMBOLIQUE**
- Bâtiment type Courant
 - Parkings (véhicule) existant
 - Eau courante
 - Zones à végétation
 - Zones à végétation
- SYMBOLIQUE**
- Eau courante
 - Zones à végétation

<p>SERVICE DÉPARTEMENTAL D'INCENDIE ET DE SECOURS DU JURA 18 Avenue Edgar Faure - 39000 LONS-LE-SAUNIER Cedex Tél. 03 81 87 58 18 - Fax. 03 81 21 61 53</p>	
<p>CONSTRUCTION DU CENTRE DE SECOURS PRINCIPAL DE LONS-LE-SAUNIER ET DES SERVICES LOGISTIQUES DU SPIS DU JURA</p> <p>Avenue Edgar Faure - 39000 LONS-LE-SAUNIER</p>	
<p>- PLAN DE MASSE V2</p>	
<p>Projet : 201704-A CSP LONS-LE-SAUNIER</p> <p>Date : 21/10/2017</p> <p>Planche : 2</p> <p>Echelle : 1:500</p> <p>Phase :</p>	
<p>APS</p>	
<p>Coordonnées : ...</p>	